




INSTALAÇÕES DE GÁS - PLANTA BAIXA

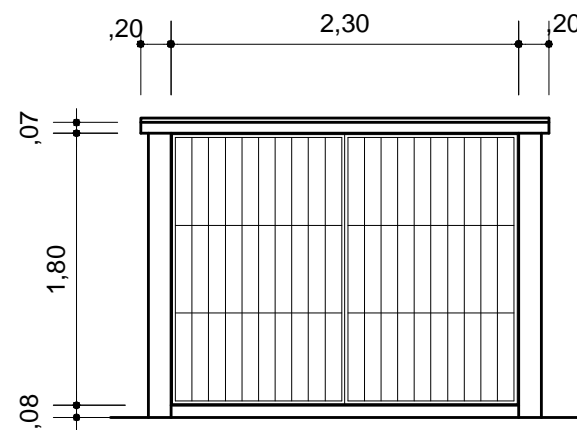

CENTRAL GLP - FACHADA

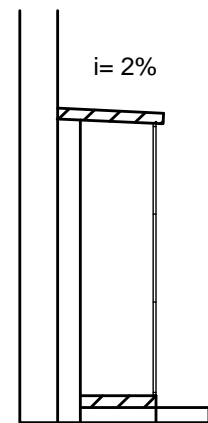


CENTRAL GLP CORTE AA

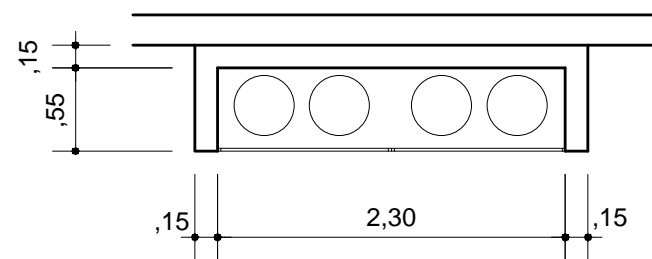

CENTRAL GLP - PLANTA BAIXA


REGULADOR DE 2º ESTÁGIO

Instalado na parede próximo aos pontos de consumo sem escala

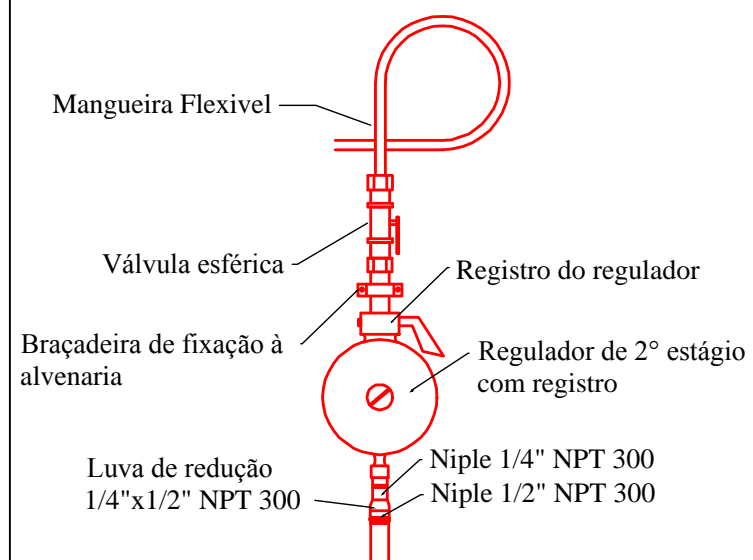

DETALHE DA INSTALAÇÃO - ABRIGO DE GÁS

sem escala

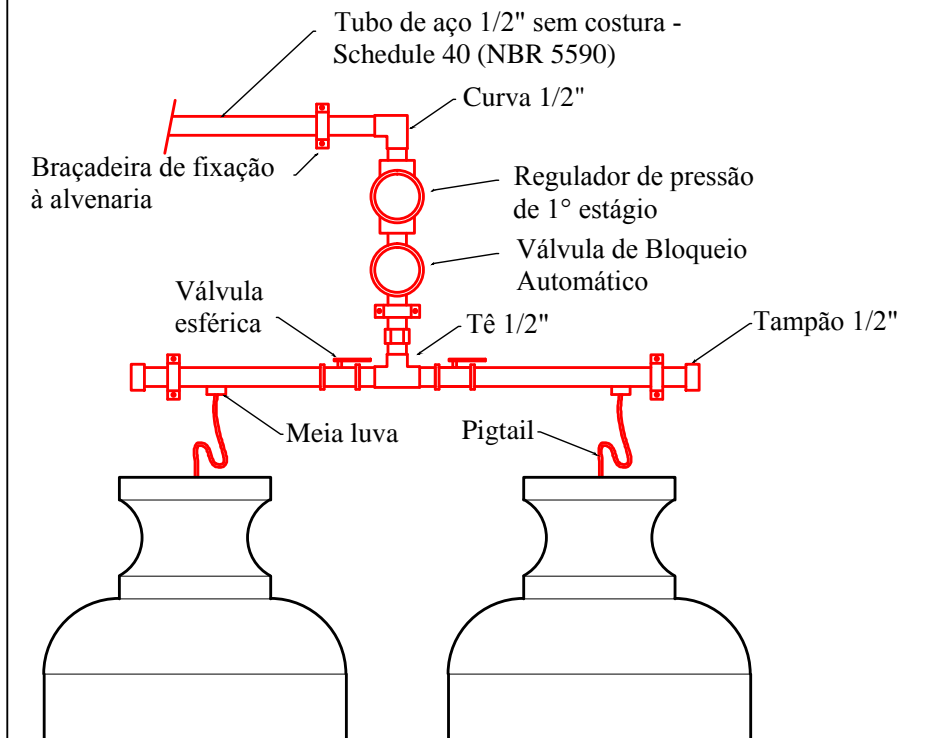

PREFEITURA MUNICIPAL DE CARAZINHO
SECRETARIA MUNICIPAL DE PLANEJAMENTO E URBANISMO E OBRAS PÚBLICAS
SEPLAN

PLANO DE PREVENÇÃO E PROTEÇÃO CONTRA INCÊNDIOS
EMPAE - ESPAÇO MUNICIPAL DE PRODUÇÃO DE ALIMENTO ESCOLAR
INSTALAÇÕES GLP
LOCAL: RUA QUATRO, S/N - VILA AERoclUBE - CARAZINHO RS

PREFEITO: RENATO SUSS

RESP. TÉCNICO: PEDRO LIMA PIRES - CREA-RS 160.791

2/3

ÁREA TOTAL: 53,87 m²

MATRÍCULA: 39.336

ESCALA: 1/100

DATA: MAIO/16

DESENHO: