

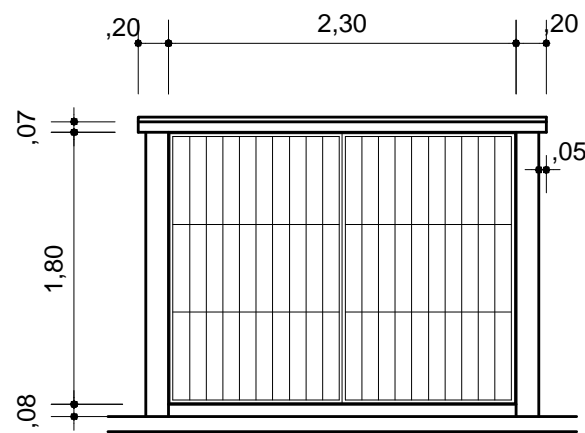



### INSTALAÇÕES DE GÁS - PLANTA BAIXA

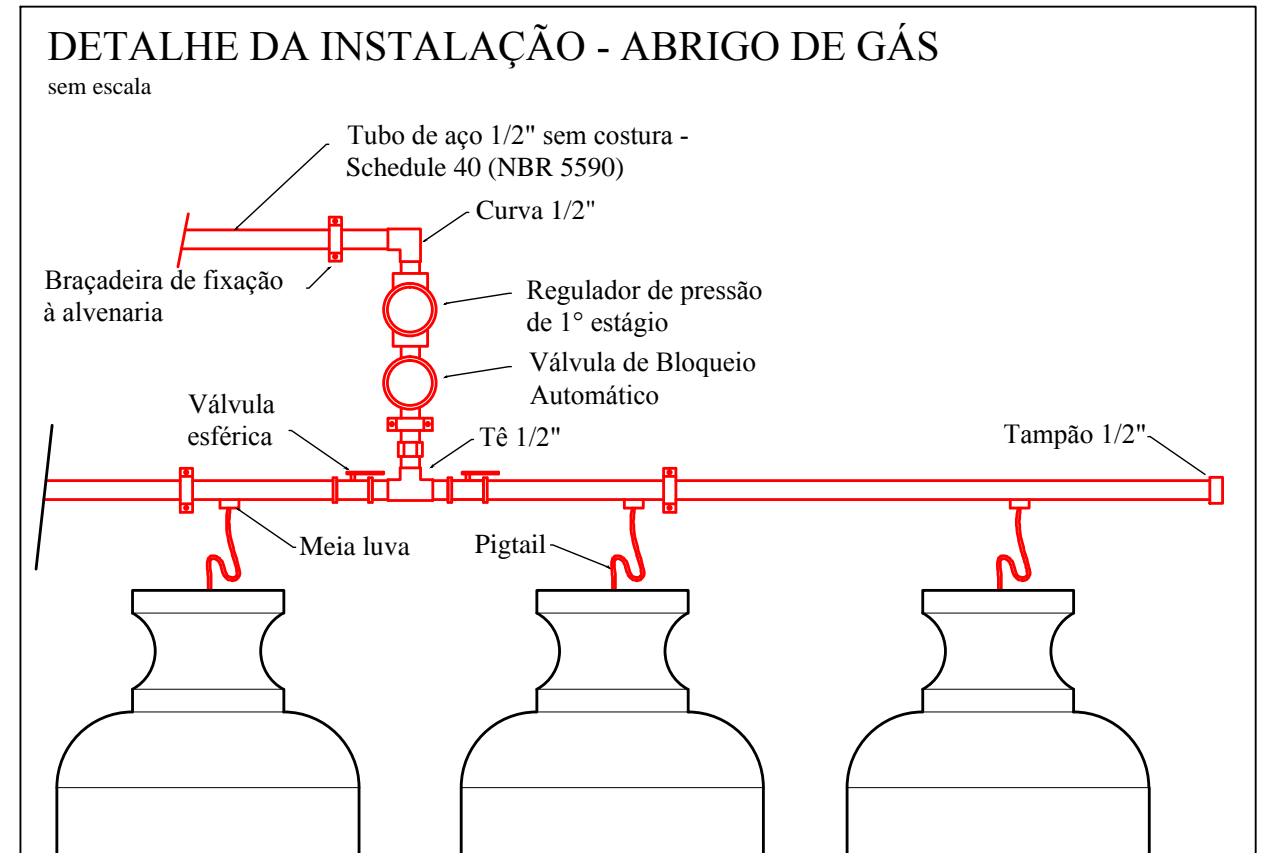

### CENTRAL GLP - FACHADA

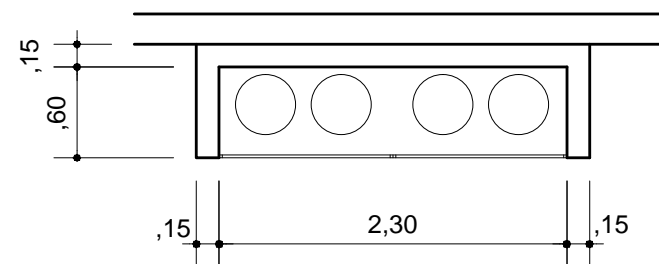


### CENTRAL GLP - PLANTA BAIXA

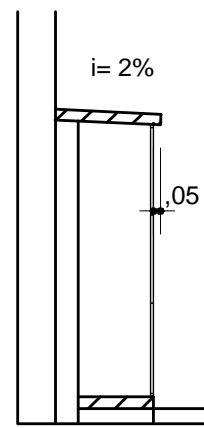

### CENTRAL GLP CORTE AA

### REGULADOR DE 2º ESTÁGIO

Instalado na parede próximo aos pontos de consumo sem escala

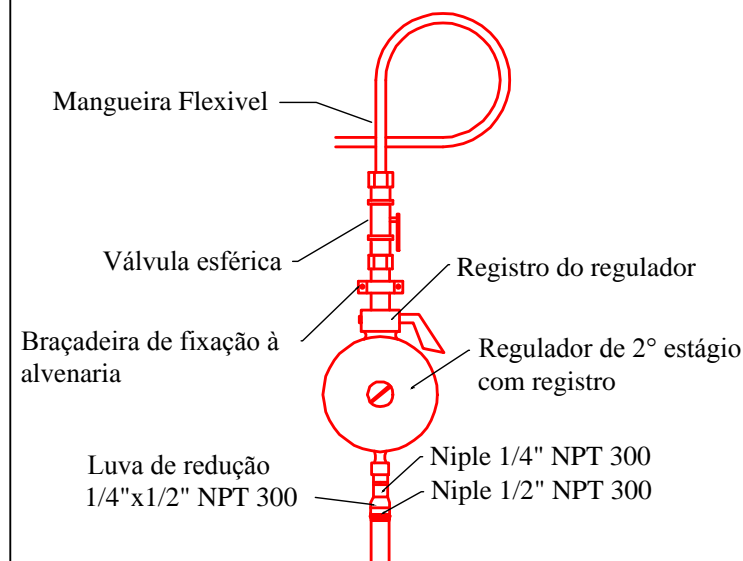

**PREFEITURA MUNICIPAL DE CARAZINHO**  
SECRETARIA MUNICIPAL DE PLANEJAMENTO E URBANISMO E OBRAS PÚBLICAS  
**SEPLAN**

PLANO DE PREVENÇÃO E PROTEÇÃO CONTRA INCÊNDIOS  
EMPAE - ESPAÇO MUNICIPAL DE PRODUÇÃO DE ALIMENTO ESCOLAR  
INSTALAÇÕES GLP  
LOCAL: RUA QUATRO, S/N - VILA AEROCULUBE - CARAZINHO RS

PREFEITO: MILTON SCHMITZ	RESP. TÉCNICO: PEDRO LIMA PIRES - CREA-RS 160.791	<b>2</b> / <sub>3</sub>
ÁREA TOTAL: 53,87 m <sup>2</sup>	MATRÍCULA: 39.336	

ESCALA: 1/100	DATA: FEV/17	DESENHO:
---------------	--------------	----------