
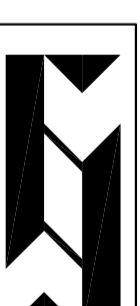
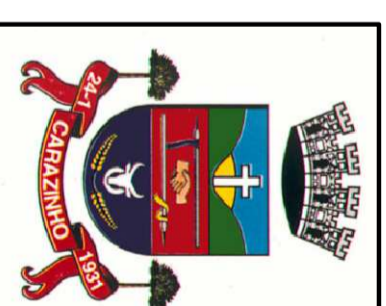
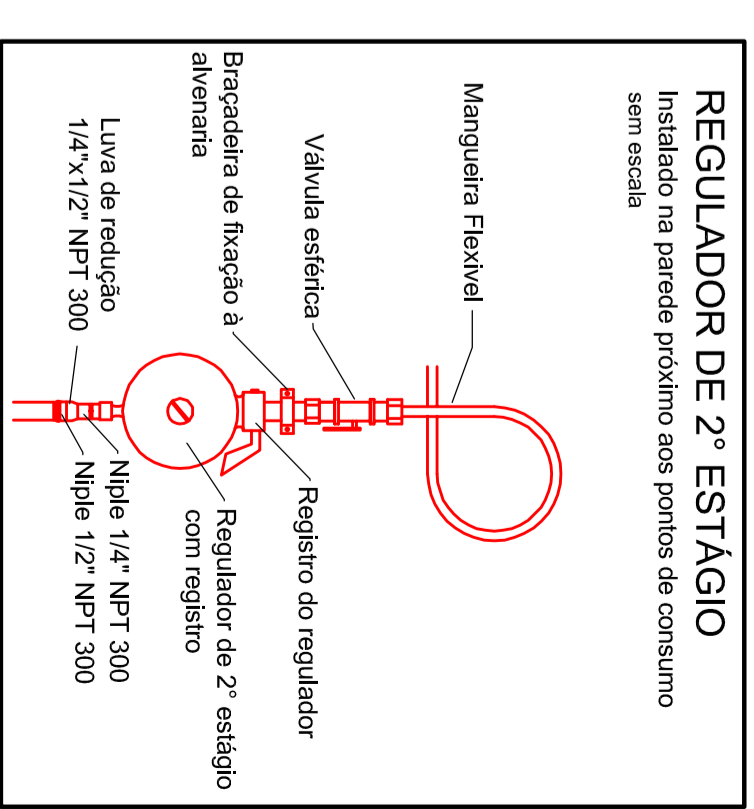
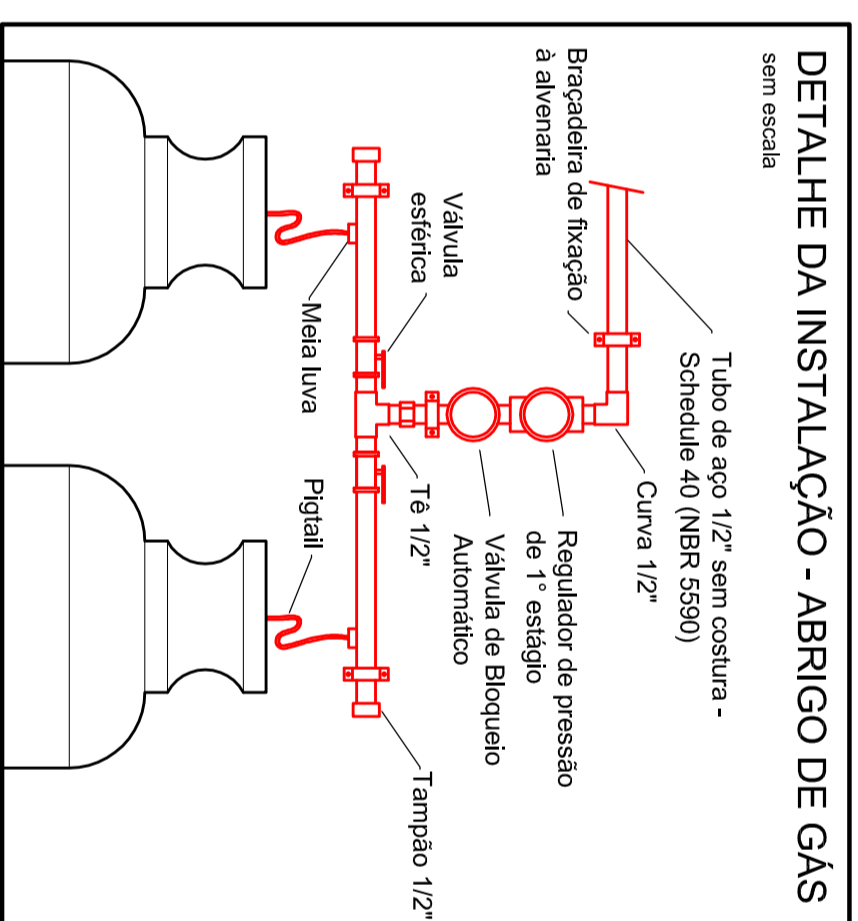


INSTALAÇÕES DE GÁS - PLANTA BAIXA

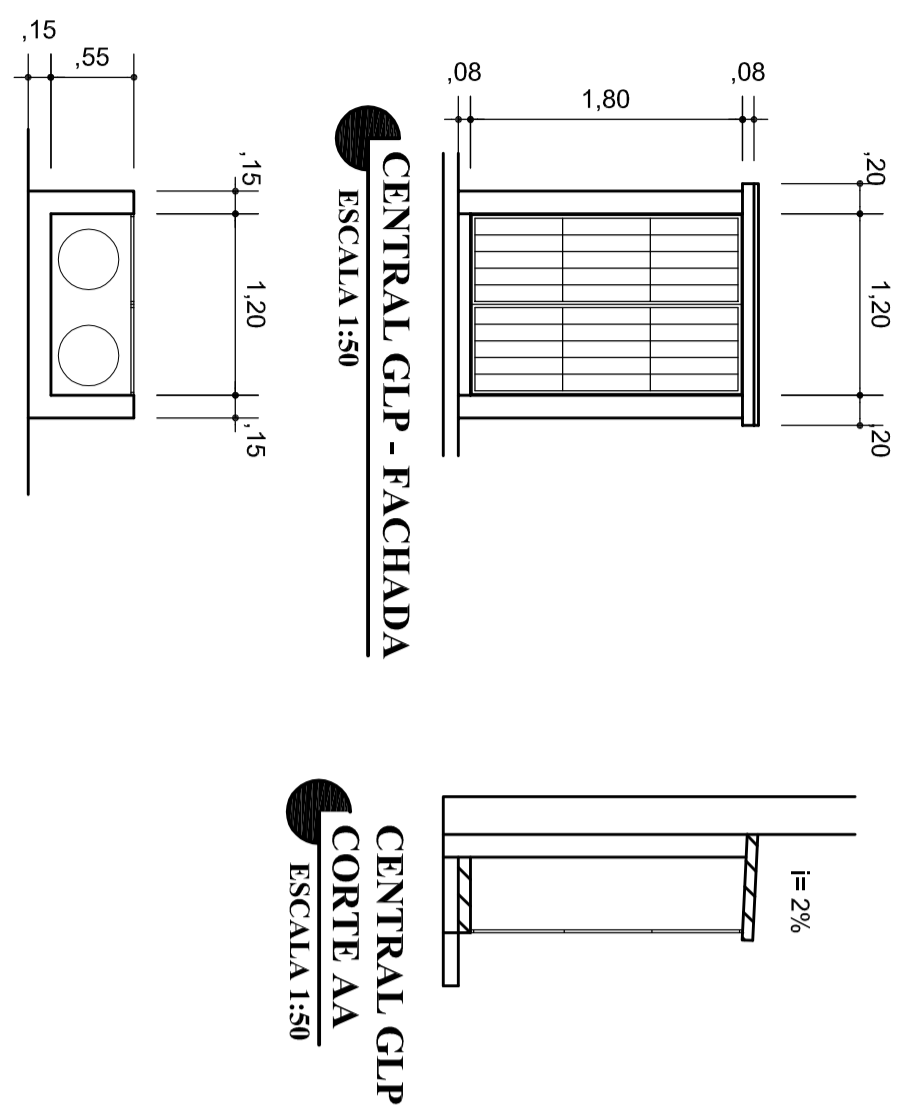

PREFEITURA MUNICIPAL DE CARAZINHO
SECRETARIA MUNICIPAL DE PLANEJAMENTO E URBANISMO

OBRA: REFORMA E INSTALAÇÃO DE SISTEMAS DE PREVENÇÃO E PROTEÇÃO CONTRA INCÊNDIO NO GINÁSIO DA ACAPESU
LOCAL: AV FLORES DA CUNHA, S/N, BAIRRO BOA VISTA

PROJETO: ENG. PEDRO LIMA PIRES - CREARS 160.791
EXECUÇÃO:
PRÓPRIETÁRIO:
LEVANTAMENTO: TOPOGRAFIA
PRANCHA:

DETALHE: **INSTALAÇÕES GLP**
ÁREA TOTAL: 1.911,98m²
ESCALA: 1/100
DATA: 07/2017
DESENHO: **04**